

## OZNÁMENÍ

Oznamujeme všem vlastníkům a nájemcům pozemků v obci Cheznovice, že v termínu

**listopad/2020 – květen/2021**

bude v této oblasti prováděna

**stavba, která řeší zřízení nových přípojek pro nová odběrná místa (28x hl. jistič 25A, 3f) na nových stavebních parcelách v obci Cheznovice, dle projektu vypracovaného firmou HRDLIČKA spol. s r.o..**

Montáž bude provádět firma OMEXOM GA Energo, s.r.o.,  
Na Střelně 1929/8, 323 00 Plzeň - Bolevec,  
tel.: 373303184, fax.: 377542385.


IČO: 49196812 DIČ: CZ-49196812

Společnost je zapsaná v obch.rejstříku u Krajského soudu v Plzni, odd.C a vl.4355

Oznámení je v souladu se zákonem č.458/2000Sb., novelizován z.č.670/2004.

Případná majetková újma na nemovitostech a porostech bude nahrazena dle téhož zákona.

  
OMEXOM GA Energo s.r.o.  
Na Střelně 1929/8, Bolevec, 323 00 Plzeň  
IČ: 49196812 • DIČ: CZ49196812  
Tel.: 373 303 111 141

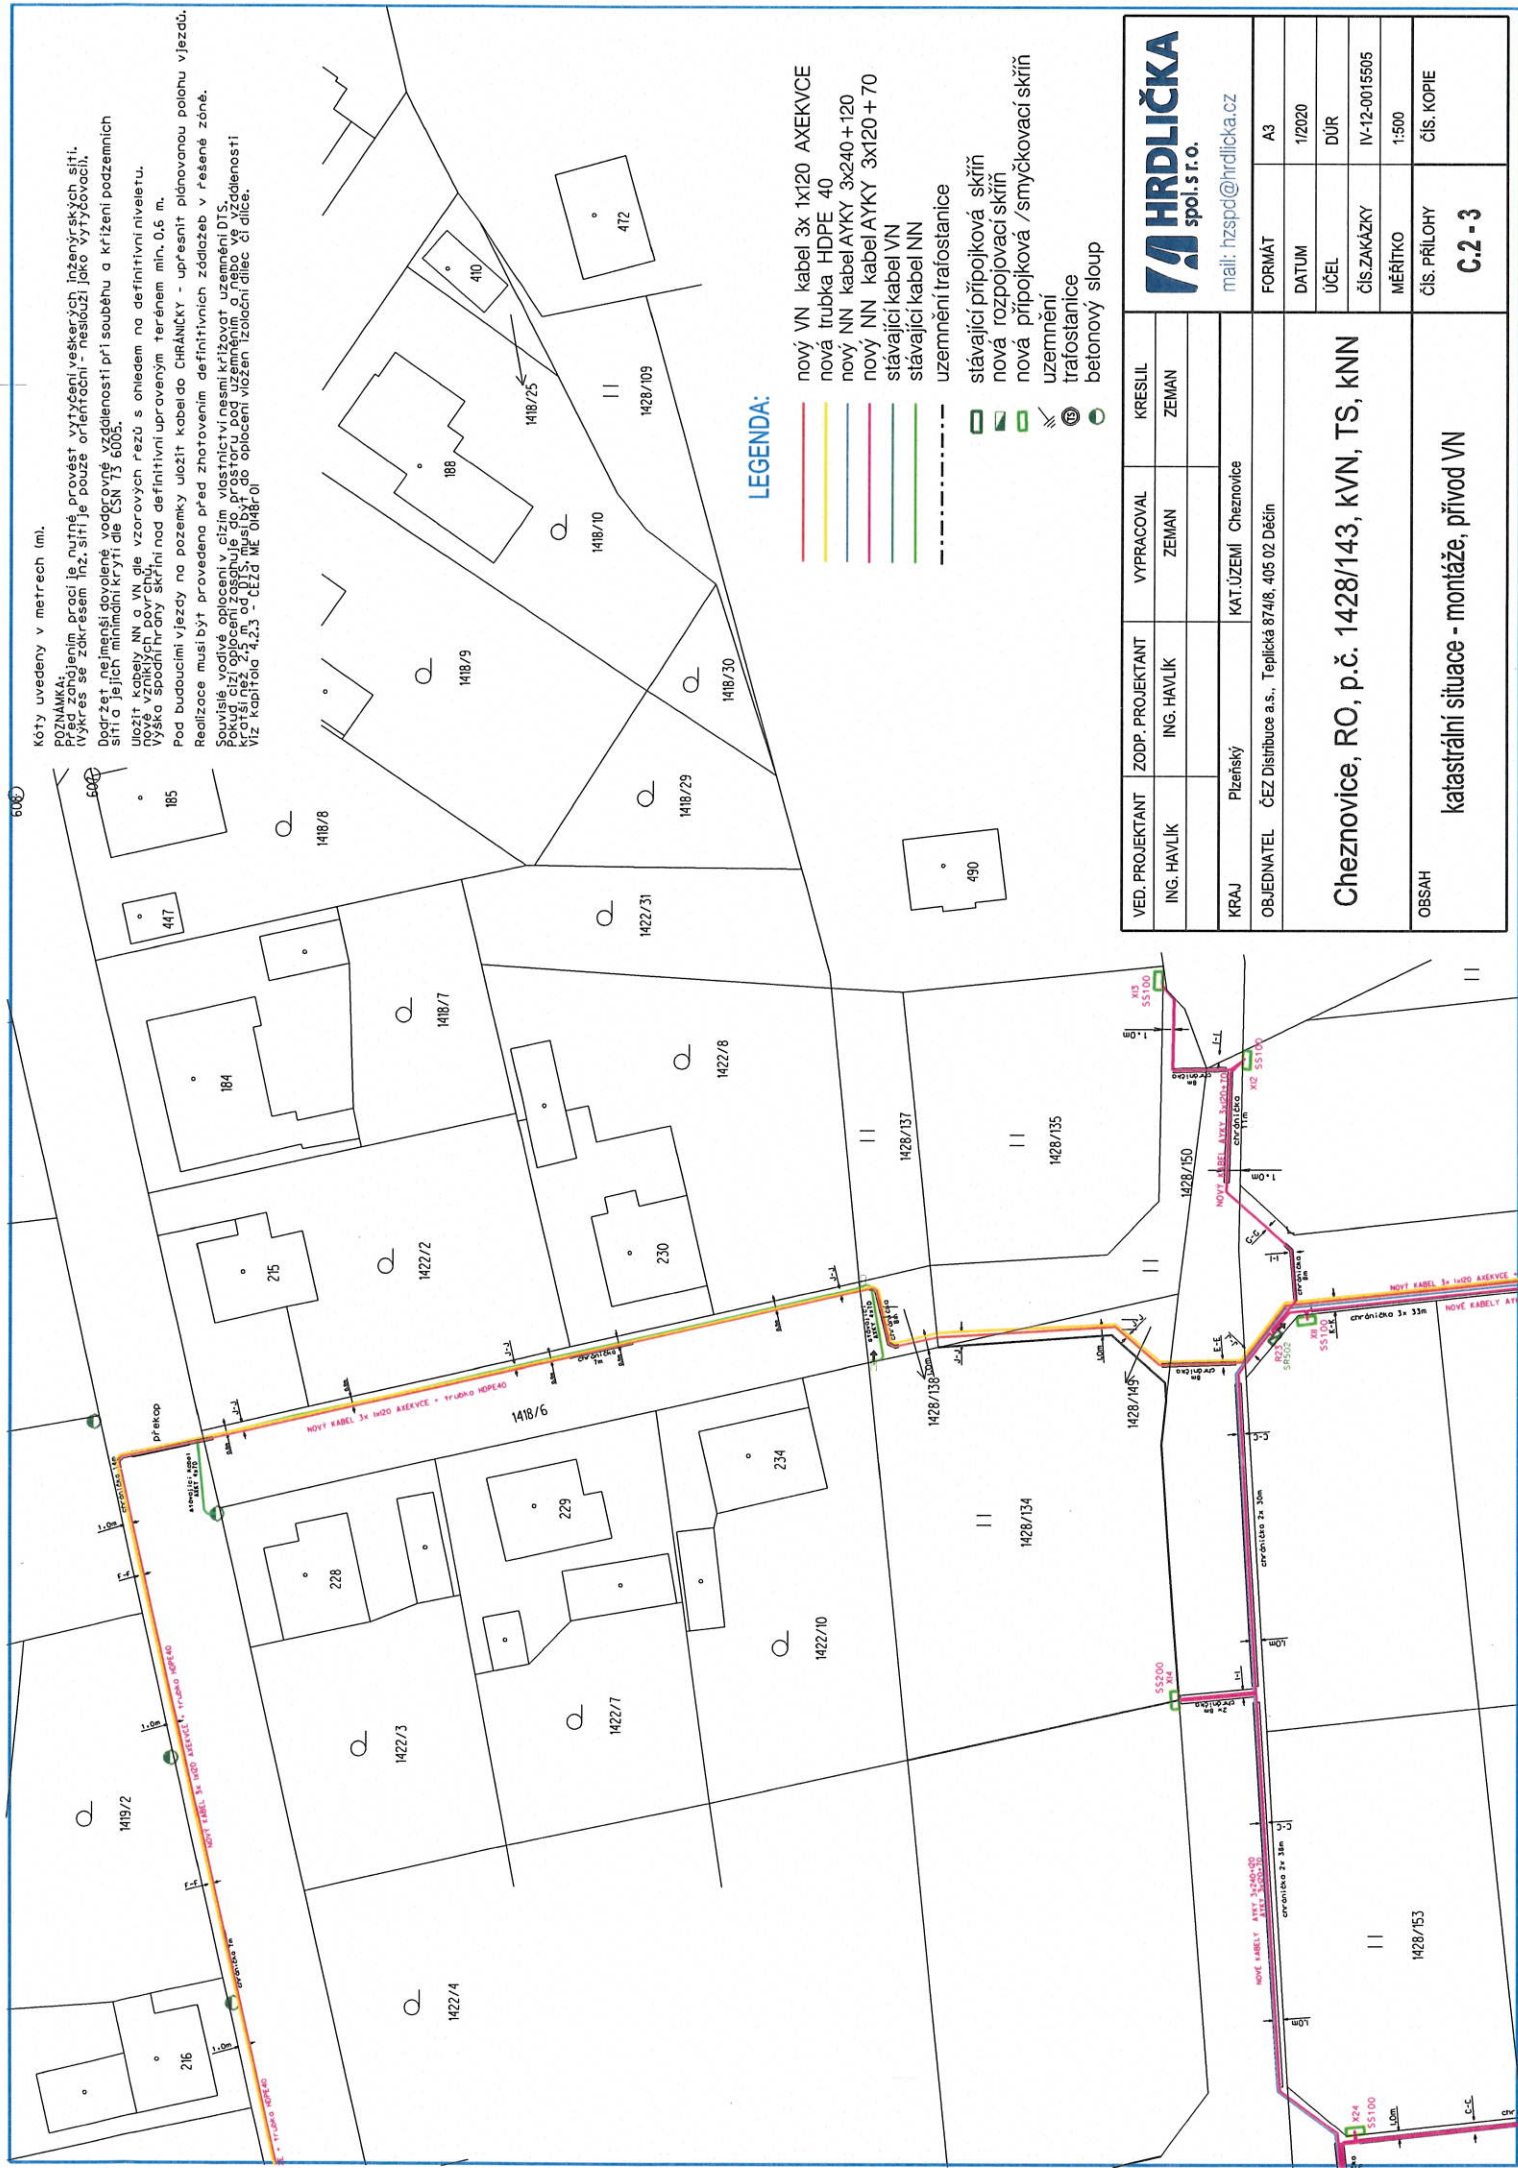

Kóty uvedeny v metrech (m).

**POZNÁMKA:**  
 Před zahájením prací je nutné provést výtčení veškerých inženýrských sítí. Výtčes se zakreslí inž. sítí je pouze orientační - neslouží jako výtčovací. Dodržel nejmenší dovolené vzdálenosti při souběhu a křížení podzemních sítí a jejich minimální krytí dle ČSN 75 6005.  
 Uložení kabelů NN a VN dle vzorových řezů s ohledem na definitivní niveletu. Výška spodní hrany stěny nad definitivní upraveným terénem min. 0,6 m.  
 Pod budoucími vjezdy na pozemky uložít kabely CHŘANĚČKY - upřesnit plánovanou polohu vjezdů. Realizace musí být provedena před zhotovením definitivních záznamů v řešené zóně.  
 Souvislé vodivé oplocení v blízkosti nemovitosti musí být uzemněno DTS. Pokud cizí oplocení zasahuje do prostoru pod uzemněním, a nebo ve vzdálenosti větší než 2,5 m od DTS, musí být do obce vložen izolační dílec či dílce. Viz kapitola 4.2.3 - ÚČEL ME OHRANĚNÍ.

**LEGENDA:**

- nový VN kabel 3x 1x120 AXEKVYCE
- nová trubka HDPE 40
- nový NN kabel AYKY 3x240+120
- nový NN kabel AYKY 3x120+70
- stávající kabel VN
- stávající kabel NN
- uzemnění trafostanice
- stávající přípojková skříň
- nová rozpojovací skříň
- nová přípojková / smyčková skříň
- ⊗ uzemnění
- ⊗ trafostanice
- betonový sloup

|  |   |                      |
|--|---|----------------------|
| <b>HRDLIČKA</b><br>spol.s r.o.                     | KRESLIL   | ZEMAN                |
| mail: hzspd@hrdlicka.cz                            | VYPRACOVAL  | ZEMAN                |
| FORMÁT   | A3  |                      |
| DATUM  | 1/2020  |                      |
| ÚČEL   | DŮR   |                      |
| ČÍS.ZAKÁZKY  | IV-12-0015505                                     |                      |
| MĚŘÍTKO  | 1:500   |                      |
| ČÍS. PŘÍLOHY                                       | ČÍS. KOPIE  | <b>C.2-3</b>         |
| <b>Cheznovice, RO, p.č. 1428/143, KVN, TS, kNN</b> |   |                      |
| <b>katastrální situace - montáže, přívod VN</b>    |   |                      |
| VED. PROJEKTANT                                    | ING. HAVLIK                                       |                      |
| ZODP. PROJEKTANT                                   | ING. HAVLIK                                       |                      |
| KRAJ   | Píseňský  | KAT.ŮZEMÍ Cheznovice |
| OBJEDNATEL   | ČEZ Distribuce a.s., Teplická 874/8, 405 02 Děčín |                      |